


Powiatowy Zarząd
Inżynierii, Kartografii, Katastru
i Nieruchomości
w Gnieźnie
0 Gniezno, al. Reymonta 21 B
Tel./fax 61 426 46 88
4-247.28.26 REGON 301604328

Mapa zasadnicza

Skala 1:1000

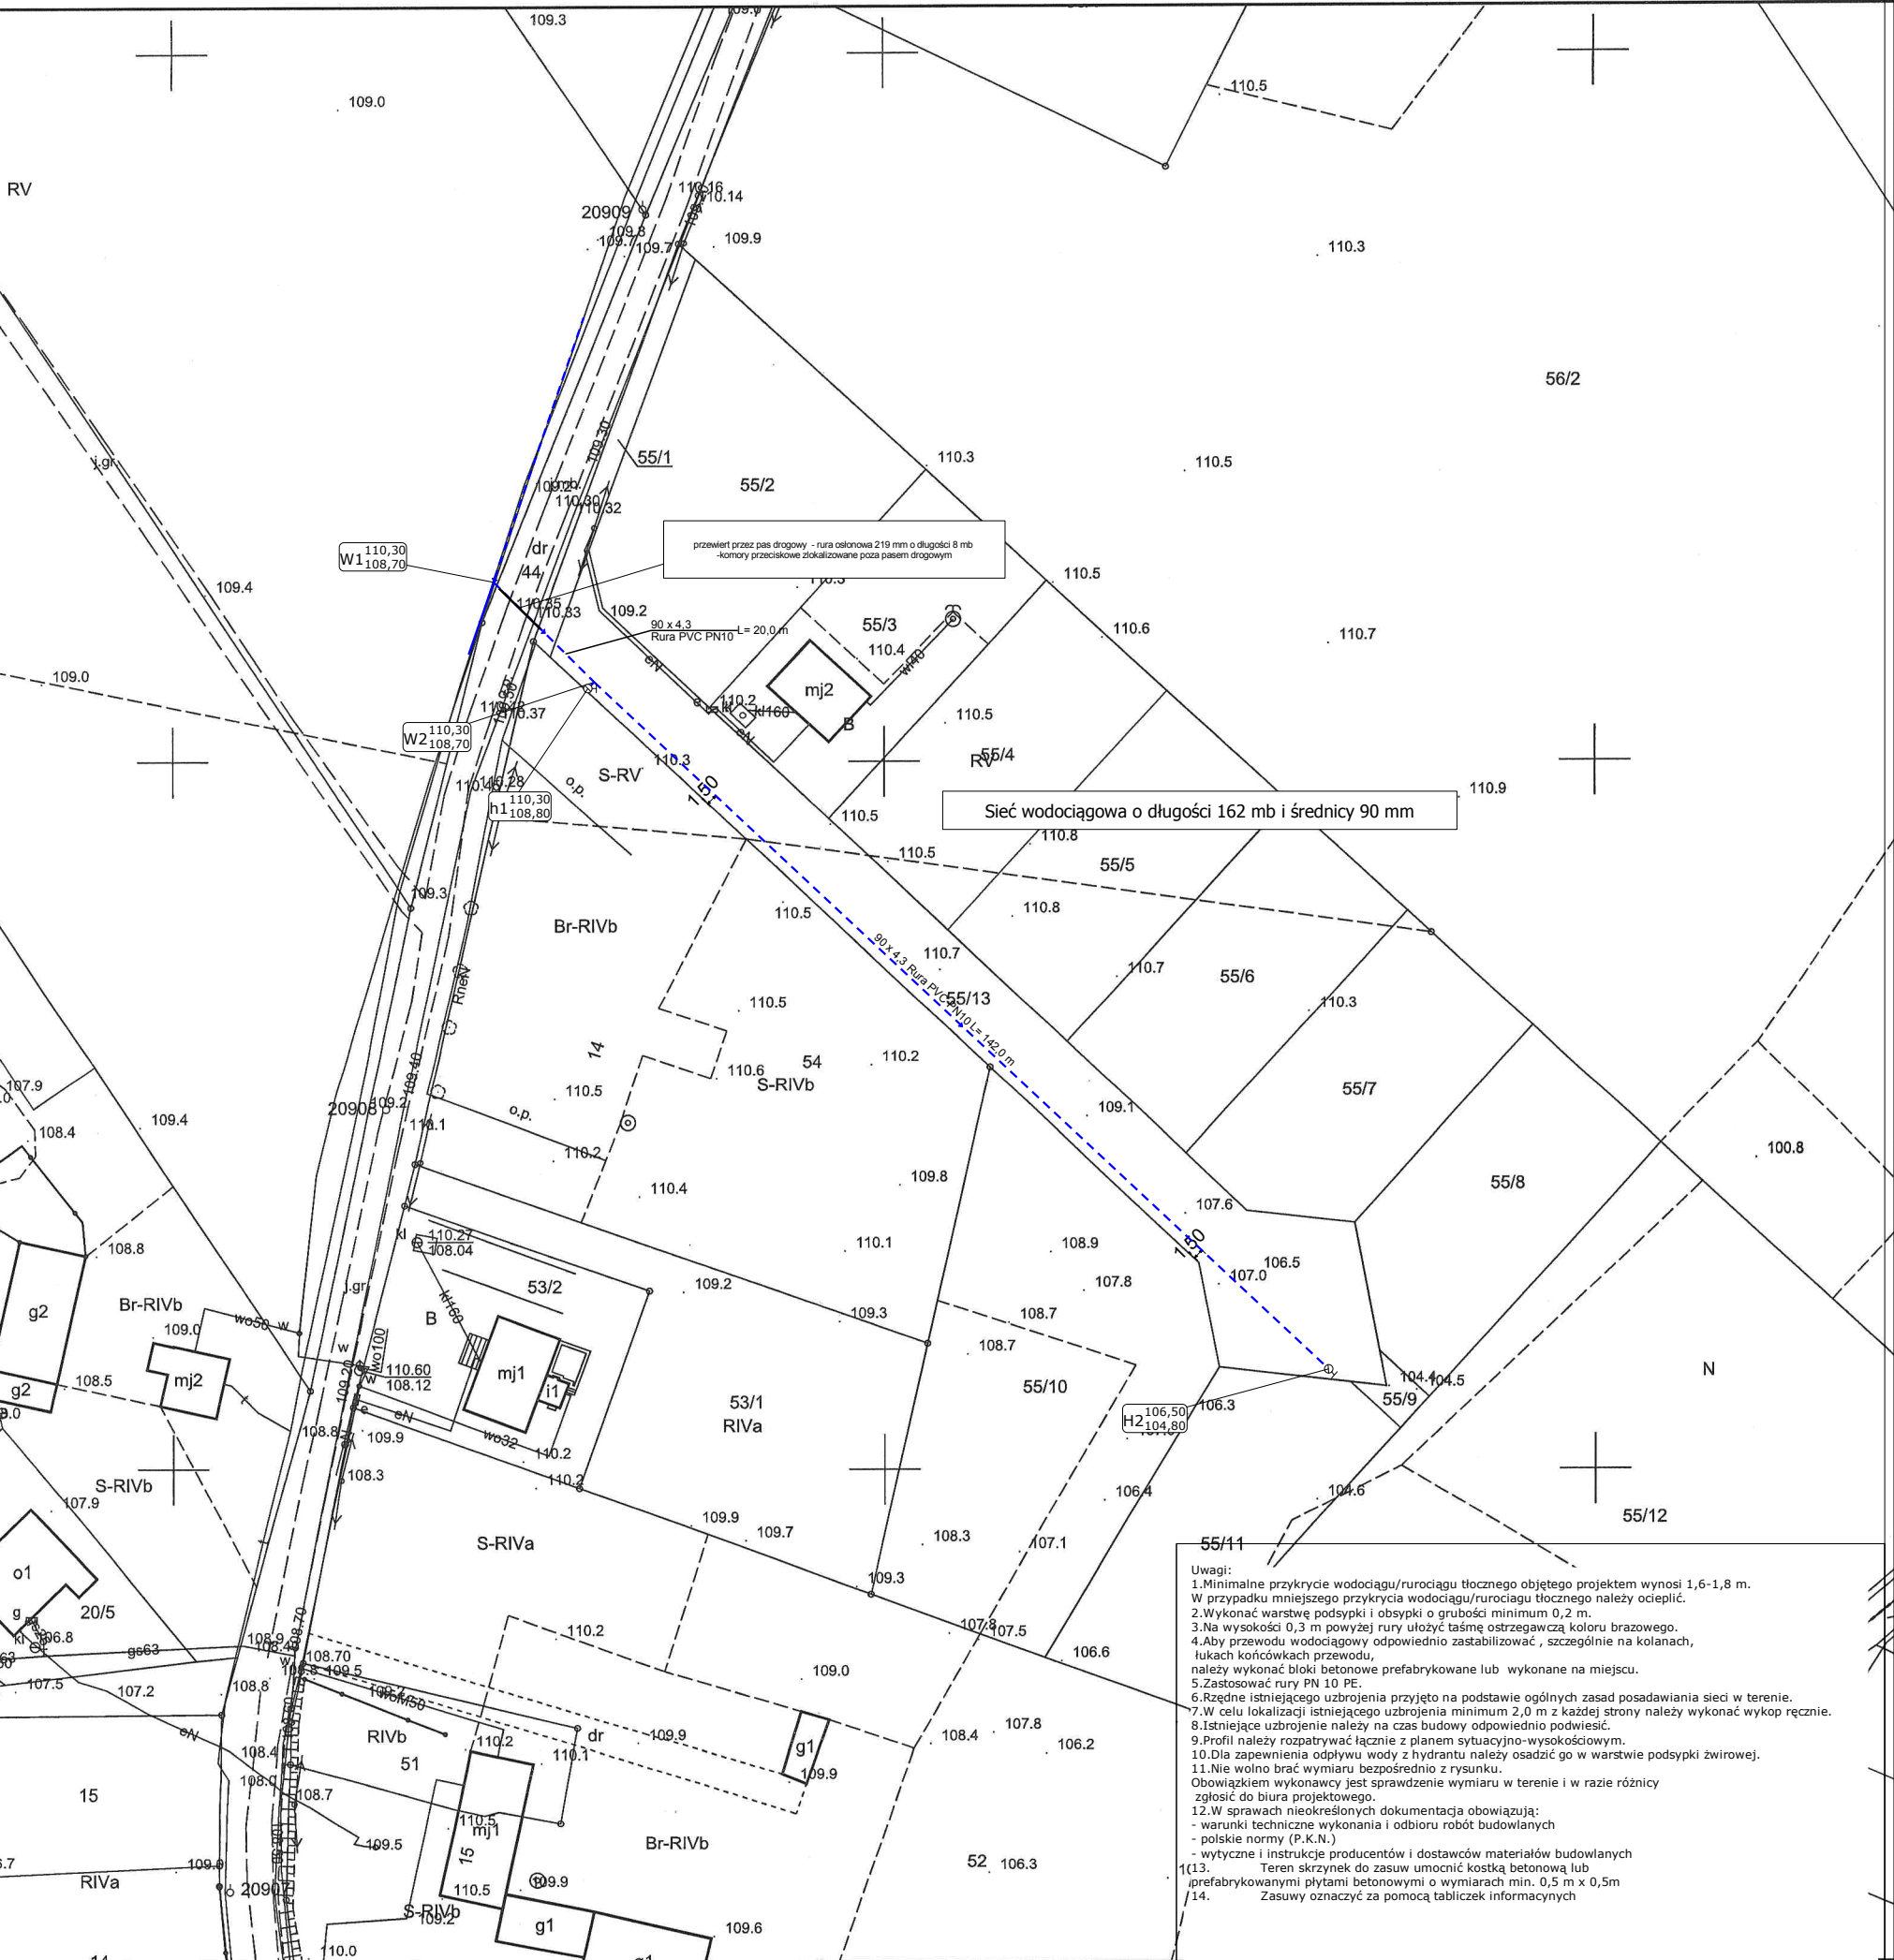

- Uwagi:
- 1. Minimalne przykrycie wodociągu/rurociągu tłocznego objętego projektem wynosi 1,6-1,8 m. W przypadku mniejszego przykrycia wodociągu/rurociągu tłocznego należy ocieplić.
 - 2. Wykonać warstwę podsypki i obsypki o grubości minimum 0,2 m.
 - 3. Na wysokości 0,3 m powyżej rury ułożyć taśmę ostrzegawczą koloru brązowego.
 - 4. Aby przewodu wodociągowej odpowiednio zastabilizować, szczególnie na kolanach, łukach końcówkach przewodu, należy wykonać bloki betonowe prefabrykowane lub wykonane na miejscu.
 - 5. Zastosować rury PN 10 PE.
 - 6. Rzędne istniejącego uzbrojenia przyjęto na podstawie ogólnych zasad posadawiania sieci w terenie.
 - 7. W celu lokalizacji istniejącego uzbrojenia minimum 2,0 m z każdej strony należy wykonać wykop ręcznie.
 - 8. Istniejące uzbrojenie należy na czas budowy odpowiednio podwieść.
 - 9. Profil należy rozpatrywać łącznie z planem sytuacyjno-wysokościowym.
 - 10. Dla zapewnienia odpływu wody z hydrantu należy osadzić go w warstwie podsypki żwirowej.
 - 11. Nie wolno brać wymiaru bezpośrednio z rysunku.
 - 12. Obowiązkiem wykonawcy jest sprawdzenie wymiaru w terenie i w razie różnicy zgłosić do biura projektowego.
 - 13. W sprawach nieokreślonych dokumentacja obowiązująca:
 - warunki techniczne wykonania i odbioru robót budowlanych
 - polskie normy (P.K.N.)
 - wytyczne i instrukcje producentów i dostawców materiałów budowlanych
 - 14. Teren skrzynek do zasuwy umocnić kostką betonową lub prefabrykowanymi płytami betonowymi o wymiarach min. 0,5 m x 0,5 m. Zasuwy oznaczyć za pomocą tabliczek informacyjnych

Poświadczam
z treścią mapy
geodezyjnej
STARK

LEGENDA

- sieć wodociągowa -projektowana
 - sieć wodociągowa - istniejąca
 - kabel energetyczny
 - kabel telefoniczny/światłowodowy
 - sieć gazowa
- (W1) węzeł sieci wodociągowej

GK.U.6642.2787.2019
Gniezno, dn. 04-09-2019 r.
Wykonał: Anna Świątek

	Tomasz Szustek specjalność instalacyjna nr upr. WKP/0137/POOS/17	
	Wojciech Politowicz specjalność instalacyjna nr upr. WKP/0147/PWOS/04	
Żelazkowo 51 62-220Niechanowo	Gmina Gniezno	
Rozbudowa sieci wodociągowej		01.09.2019
Plan sytuacyjny		1:1000
		1